



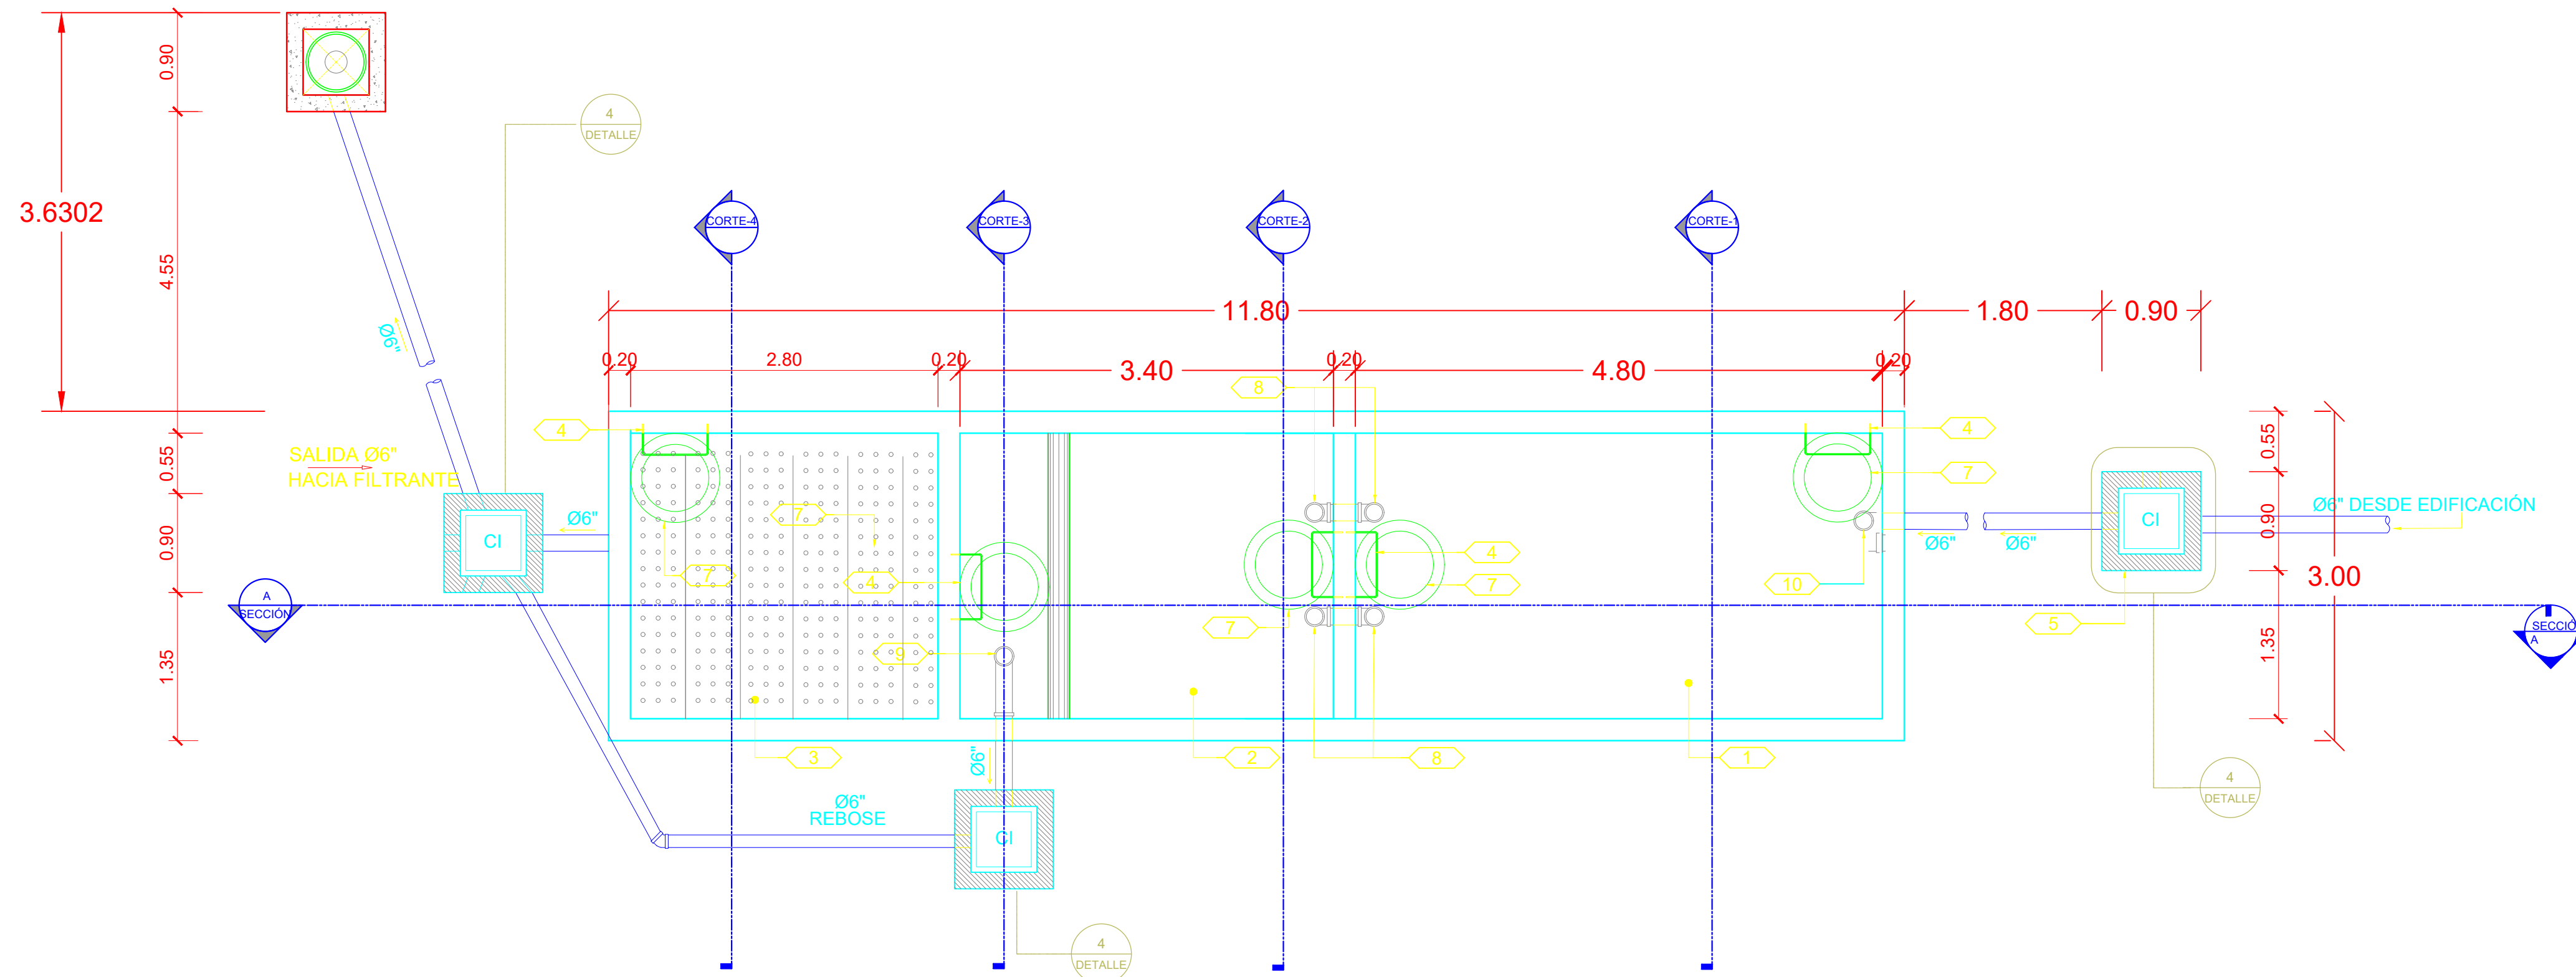

1 UNIDAD DE TRATAMIENTO DE AGUAS RESIDUALES
Escala 1:40

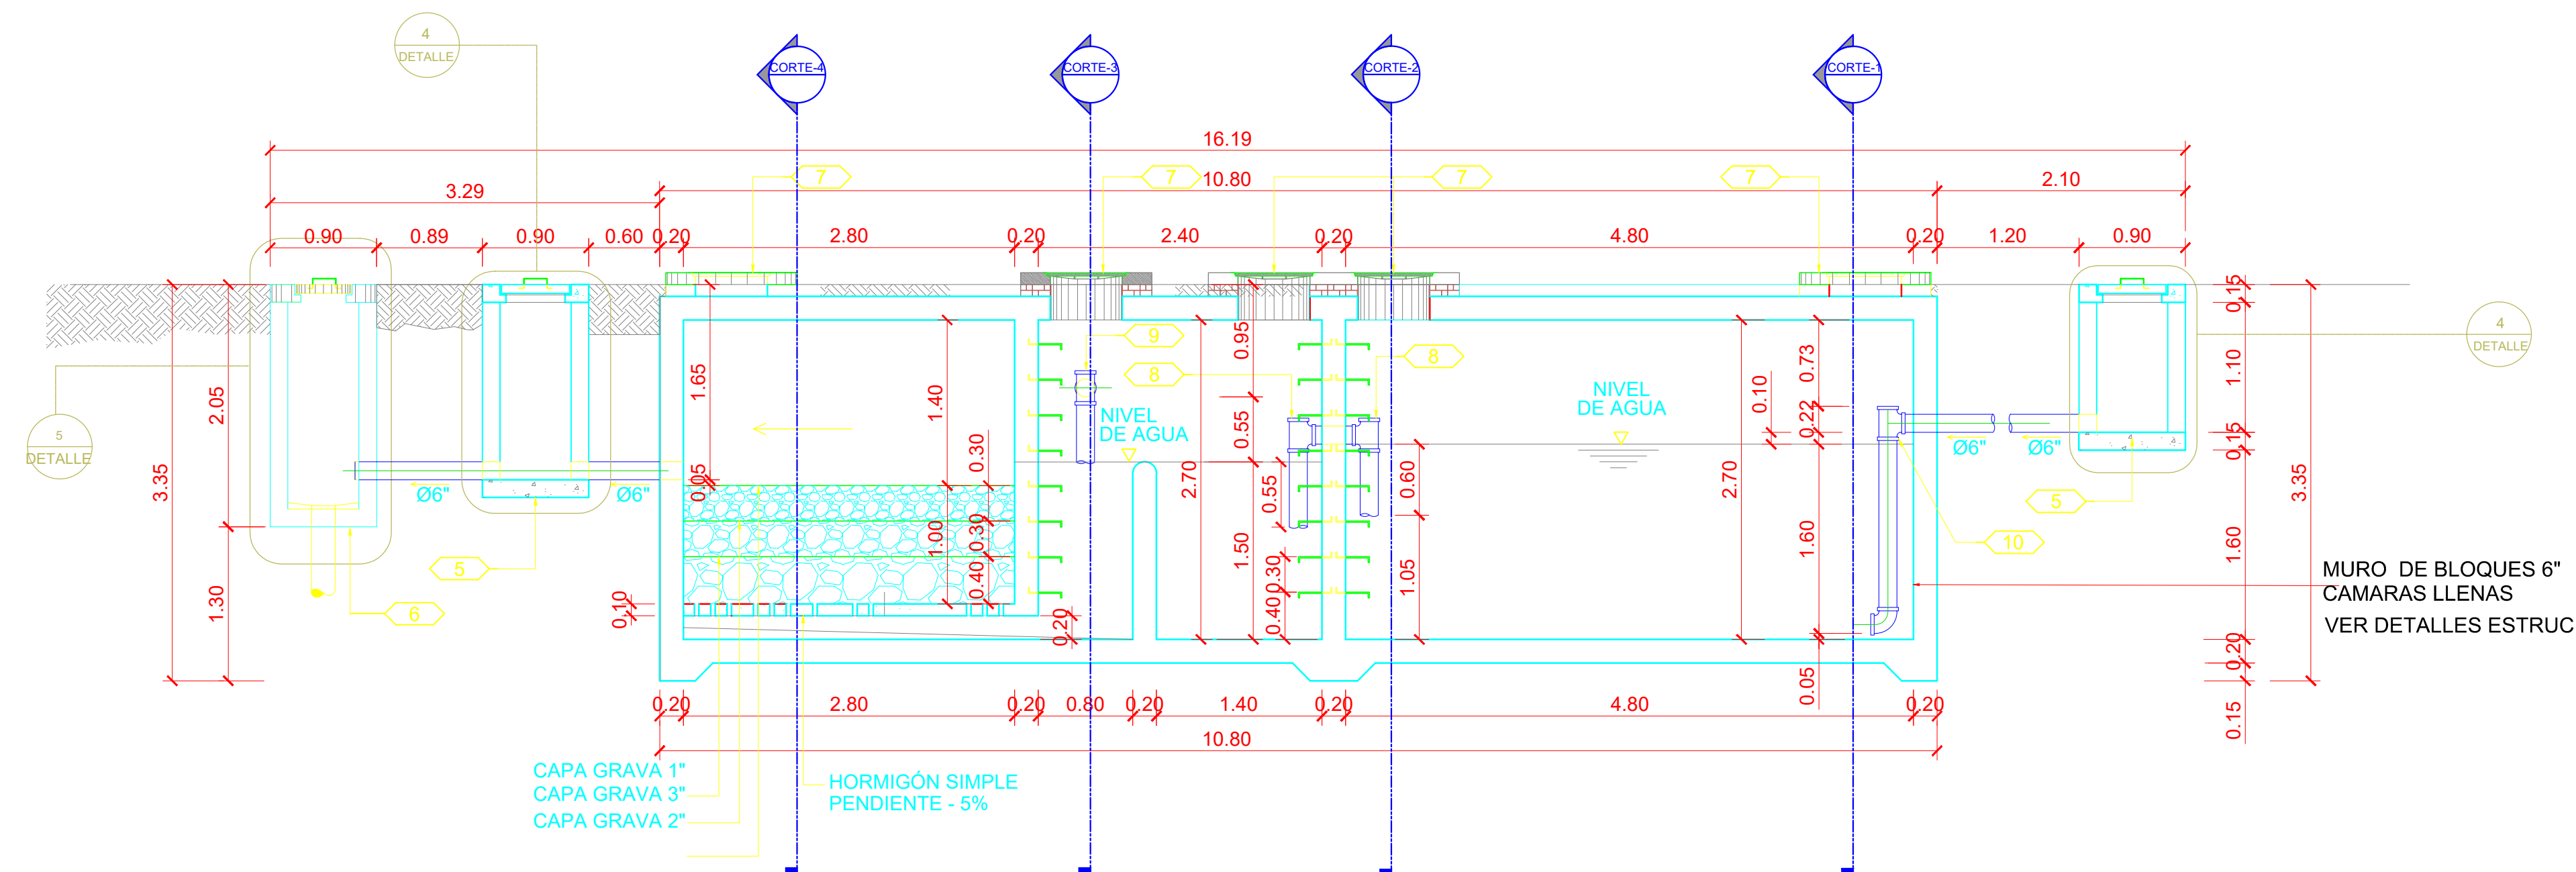

2 SECCIÓN A-A'
Escala 1:40

LEYENDA	
#	DESCRIPCIÓN
1	REACTOR ANAERÓBICO (CÁMARA NO. 1)
2	REACTOR ANAERÓBICO (CÁMARA NO. 2)
3	FILTRO ANAERÓBICO DE FLUJO ASCENDENTE
4	ESCALERA MARINERA Ø3/4"
5	CÁMARA DE INSPECCIÓN (CI)
6	FILTRANTE Ø10" ENCAMISADO EN PVC SDR-325 Ø8"
7	TAPA Ø24" HF CON MARGO PARA TRÁNSITO PESADO
8	TEE-YEE PVC Ø6"
9	TEE-YEE PVC Ø6" REBOSE
10	TEE-YEE PVC Ø6" BAJA



PROYECTO:
CONSTRUCCIÓN
EDIFICIO DE AULAS Y TALLERES

DIRECCION DEL PROYECTO:
PROV. LA ROMANA, REP. DOM.
AVE. PROF. JUAN BOSCH

PROPIETARIO/CLIENTE:
INSTITUTO DE FORMACION
TECNICO Y PROFESIONAL
(INFOTEP)

DISEÑO HIDROSANITARIO

CODIA: _____
FIRMA: _____

TITULO:
PLANTA GENERAL DE
UNIDAD DE TRATAMIENTO
DE AGUA RESIDUAL